
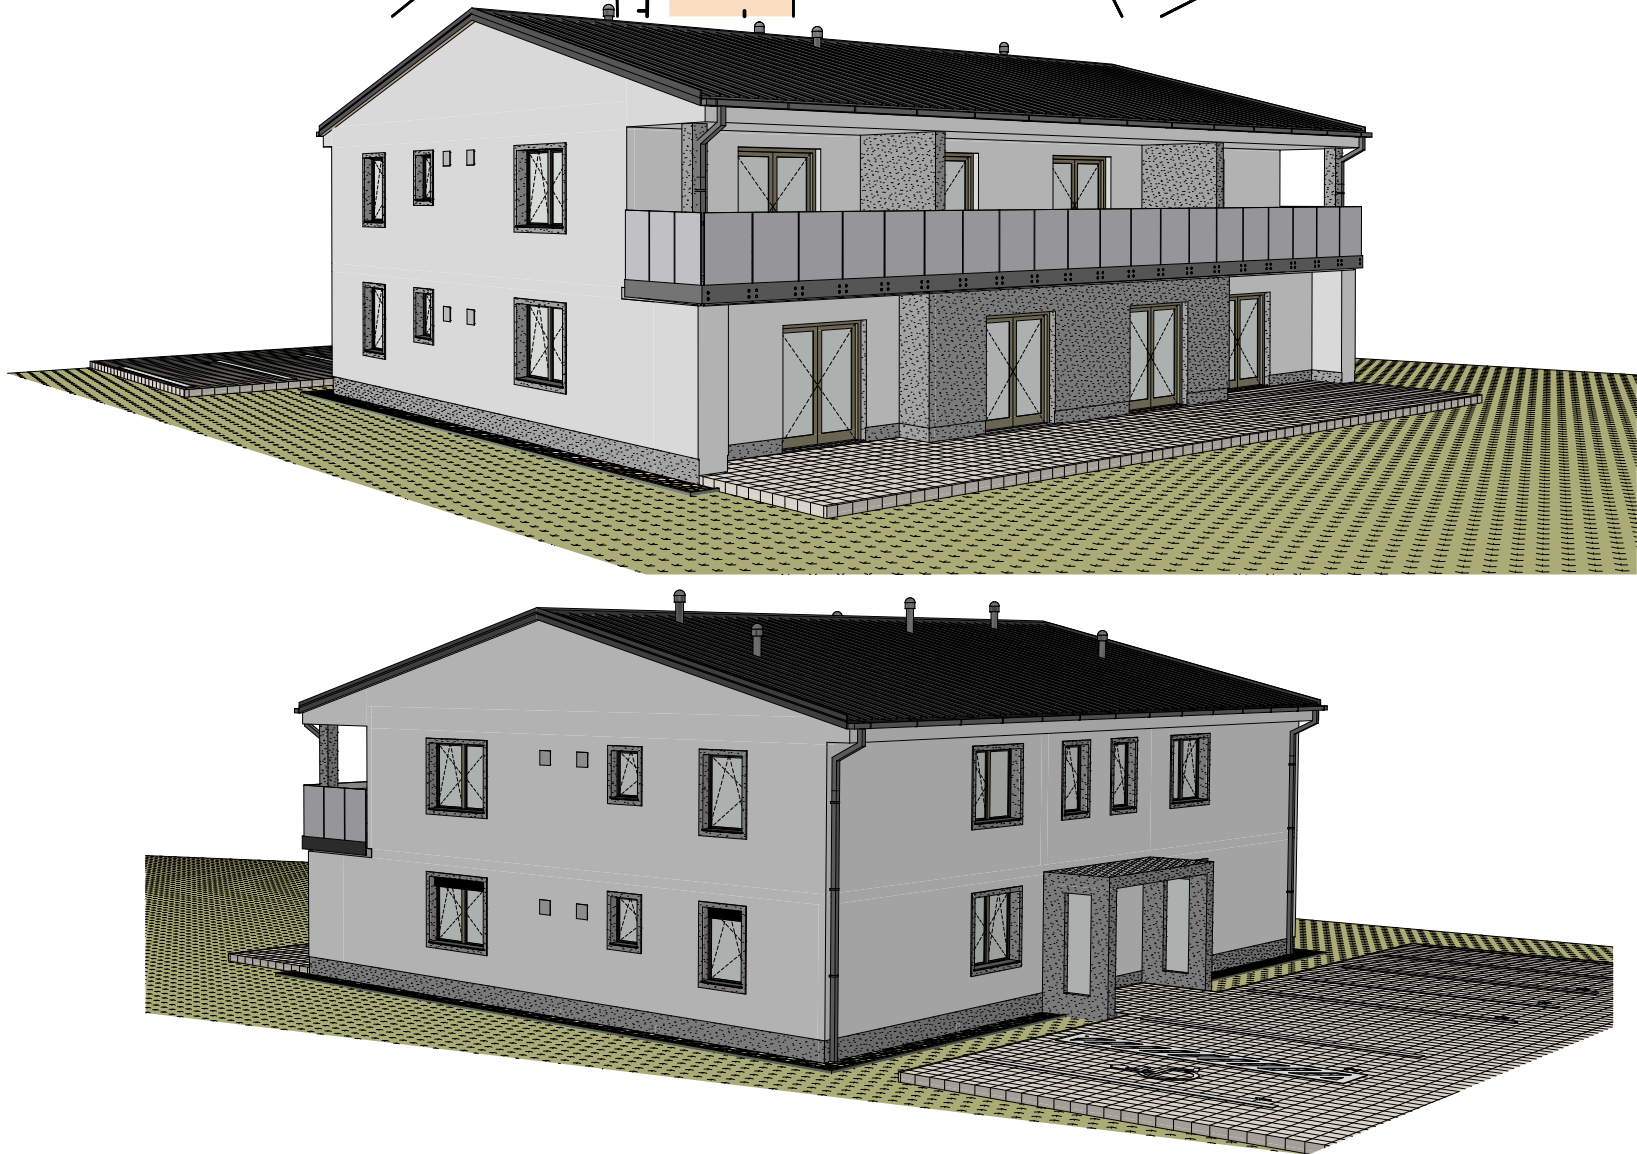


Koordinační situace
Měřítko 1:250

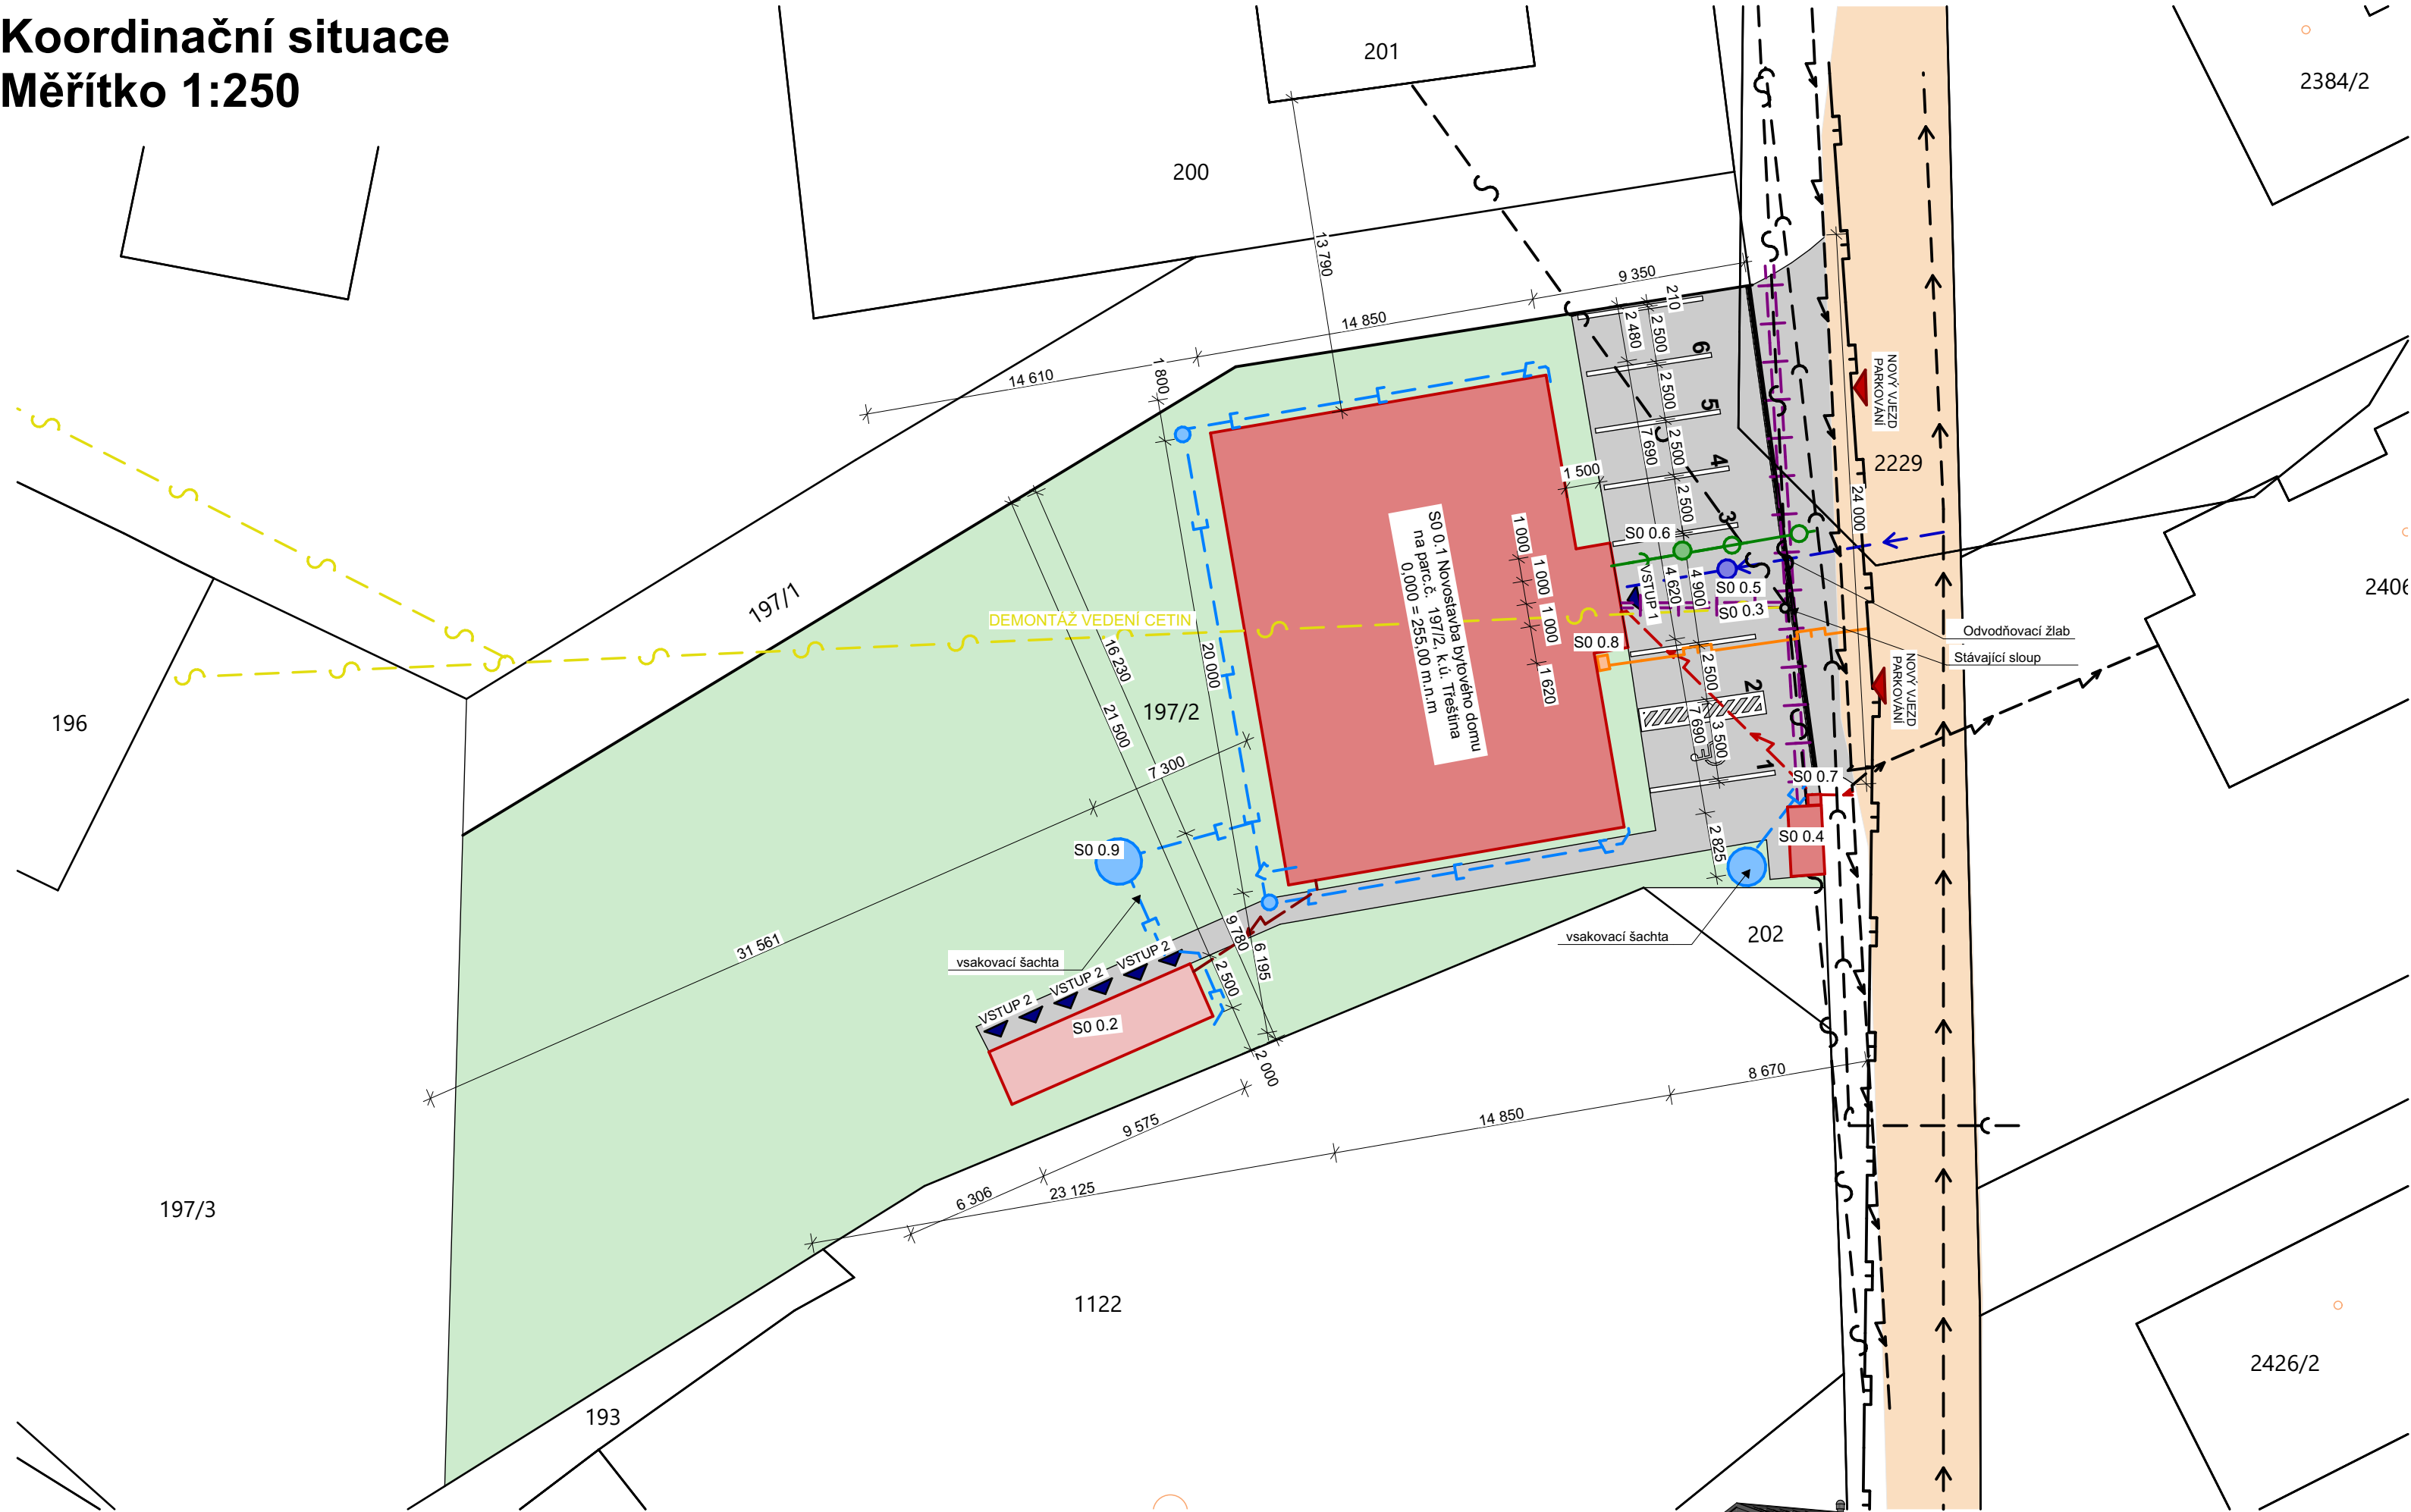

LEGENDA:

	Zastavěná plocha bytové jednotky - 304 m²		VSTUP 1	Hlavní vstup zádveří
	Zastavěná plocha kóje - 24 m²		VSTUP 2	Hlavní kóje
	Zpevněná plocha - betonová dlažba 258 m²			Veřejná komunikace
				Zatrávněná plocha

LEGENDA SYMBOLŮ:

LEGENDA STÁVAJÍCÍCH SÍTÍ TECHNICKÉ INFRASTRUKTURY:

	KATASTRÁLNÍ HRANICE
	VODOVODNÍ VEDENÍ TECHNICKÉ INFARSTRUKTURY -PVC DN 90
	KANALIZAČNÍ VEDENÍ TECHNICKÉ INFARSTRUKTURY -tlaková kanalizace PE 100 SDR 11 50x4
	EL. VEDENÍ TECHNICKÉ INFARSTRUKTURY
	PLYNOVODNÍ VEDENÍ TECHNICKÉ INFARSTRUKTURY -P - PE 100 SDR, DN 80
	TELEKOMUNIKAČNÍ VEDENÍ TECHNICKÉ INFARSTRUKTURY

LEGENDA NOVÝCH SÍTÍ VČETNĚ PŘÍPOJKY


	PŘÍPOJKA NN NN CYKY - 4x35 dl. 13,0 m
	DOMOVNÍ ROZVOD PŘÍVOD EL. ENERDIE Z ROZVODU NN CYKY - J4x2,5 dl. 6,0 m
	DOMOVNÍ ROZVOD SPLAŠKOVÁ KANALIZACE - PVC DN 150 dl. 3,0 m
	PŘÍPOJKA TLAKOVÁ KANALIZACE - PVC DN 50 dl. 6 m
	PŘÍPOJKA ROZVODY VODY PE DN 40 dl. 14,0 m
	DOMOVNÍ ROZVODY DEŠŤOVÉ KANALIZACE PVC DN 150 dl. 60 m
	OPATŘEN ČISTÍCÍ A REVIZNÍ ŠACHTOU (umístění dle pokynů dodavatele)
	- Šachtový komplet dešťové kanalizace 315/125mm PVC-U s lapače písku
	PŘÍPOJKA PLYNOVODU PE 100 SDR DN 40 DÉLKA 12 m
	CHRAŇKA PRO TELEKOMUNIKAČNÍ VEDENÍ DÉLKA 25 m

LEGENDA OBJEKTŮ:

S0 0.1	NOVOSTAVBA BYTOVÉHO DOMU	6 - 2x 2+KK, 4x 3+KK
	- počet bytových jednotek	304 m²
	- celková plocha zpevněných ploch	304 m²
	- konstrukce základů z betonových pasů, zdi keramických tvárnice +EPS Grayall , krov dřevěný příhradový vazníky, okna a dveře dřevěná, krytina falcovany plech	
	- topení plynový kondenzační kotel pro ohřev TUV integrovaný zásobník 46l b.j., podlahové topení, větrání přirozené	
	- odvodnění střechy dešťová kanalizace svedená do vsaku	
S0 0.2	NOVOSTAVBA KÓJÍ PRO B.J.	6
	- počet KÓJÍ	24 m²
	- celková plocha zpevněných ploch	24 m²
	- konstrukce základů z betonových pasů, zdi keramických tvárnice, krov dřevěný vaznicové soustavy, dveře dřevěné, krytina facovaný plech	
	- odvodnění střechy dešťová kanalizace svedená do retenční nádrže se vsakem	
S0 0.3	POJEZDOVÁ KOMUNIKAČNÍ A PARKOVACÍ PLOCHY	258 m²
	- plocha	6
	- počet parkovacích stání	6
	- betonová dlažba do pískového lože	
	- dešťová voda volně vsakována na pozemku v zatrávněných plochách u vjezdu osazen odvodňovací žlab se vsakem	
S0 0.4	PROSTORY HYGIENICKÉHO SKLADOVÁNÍ ODPADŮ	
	- plastový kontejner SULO 1100 l počet dle počtu b.j.	
	- konstrukce přefa přístřešku pozink. s výplní tahokovu 3,0x1,5x1,8m	
	- celková plocha zpevněných ploch	4,5 m²



S0 0.5	PŘÍPOJKA VODOVODU (VODOVODNÍ ŠACHTA PRO VODOMĚRNOU SESTAVU)	
	- poklop ø 0,6 m plastová PVC-U	
S0 0.6	PŘÍPOJKA SPLAŠKOVÉ KANALIZACE	
	- přečerpávací stanice dle dodavatele systému PRESSKAN	
	- poklop ø 0,6 m plastová PVC-U (POJEZDOVÁ)	
S0 0.7	NOVÁ PŘÍPOJKA VEDENÍ NN (ELEKTROMĚROVÝ ROZVADĚČ NA HRANICI POZEMKU)	
	- (povolení řešeno samostatněm řízení společnosti ČEZ)	
S0 0.8	PŘÍPOJKA PLYNOVODNÍ (HLAVNÍ UZAVĚR PLYNU - HUP)	
	- Počet HUP	1
	- Tlak	2 kPa (Středotlaká přípojka)
	- Materiál vestavěná skříň o rozměrech 600x600x250 termoset umístěná do vyzděného přístřešky z cihel krytina pozink. plech, dvířka z ulice bezpečnostní zajištění dle požadavků investora	
S0 0.9	DOMOVNÍ ROZVODY DEŠŤOVÝCH VOD VSAKOVACÍHO TĚLESA	
	- šachta Ø 2,5 m hloubka 3,0 m	
	- kamenivo fr. 16/32 separace geotextilie 300 g/m²	

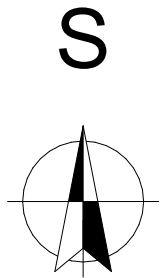

DOKUMENTACE PRO STAVEBNÍ ŘÍZENÍ - SPOLEČNĚ POVOLENÍ PRO REALIZACI STAVBY NUTNO DOKUMENTACI DOPRACOVAT DLE PŘÍLOHY VYHLÁŠKY č. 499 / 2006 Sb. V NOVELE VYHLÁŠKY č.62 / 2013 Sb.

0,000 = 255,00 m.n.m			SOUŘADNÝ SYSTÉM VÝŠKOVÝ SYSTÉM	V-JTSK BpV
KRESLIL	VYPRACOVAL	ZODP.PROJEKTANT		
Bc. Marek Sitta	Bc. Marek Sitta	Ing. Vladimír Niče		
MÍSTO STAVBY: k.ú. Třeština, parc.č. 197/2			787 01 Šumperk, Fialova 3, 583 217 195	
KRAJ: Olomoucký			FORMÁT	-
INVESTOR: AHAWA invest s.r.o.			DATUM	09.11.2023
AKCE: Novostavba bytového domu v obci Třeština			ZAKÁZKA ČÍSLO	
			ČÁST	Výkresová
OZN.VÝKR.:			STUPEŇ	Spol. pov.
Koordinační situace			MĚŘÍTKO	ČÍS.VÝKR.: C.3
			1:250	